


Stan projektowany - rysunek ogólny

SKALA: 1 : 125

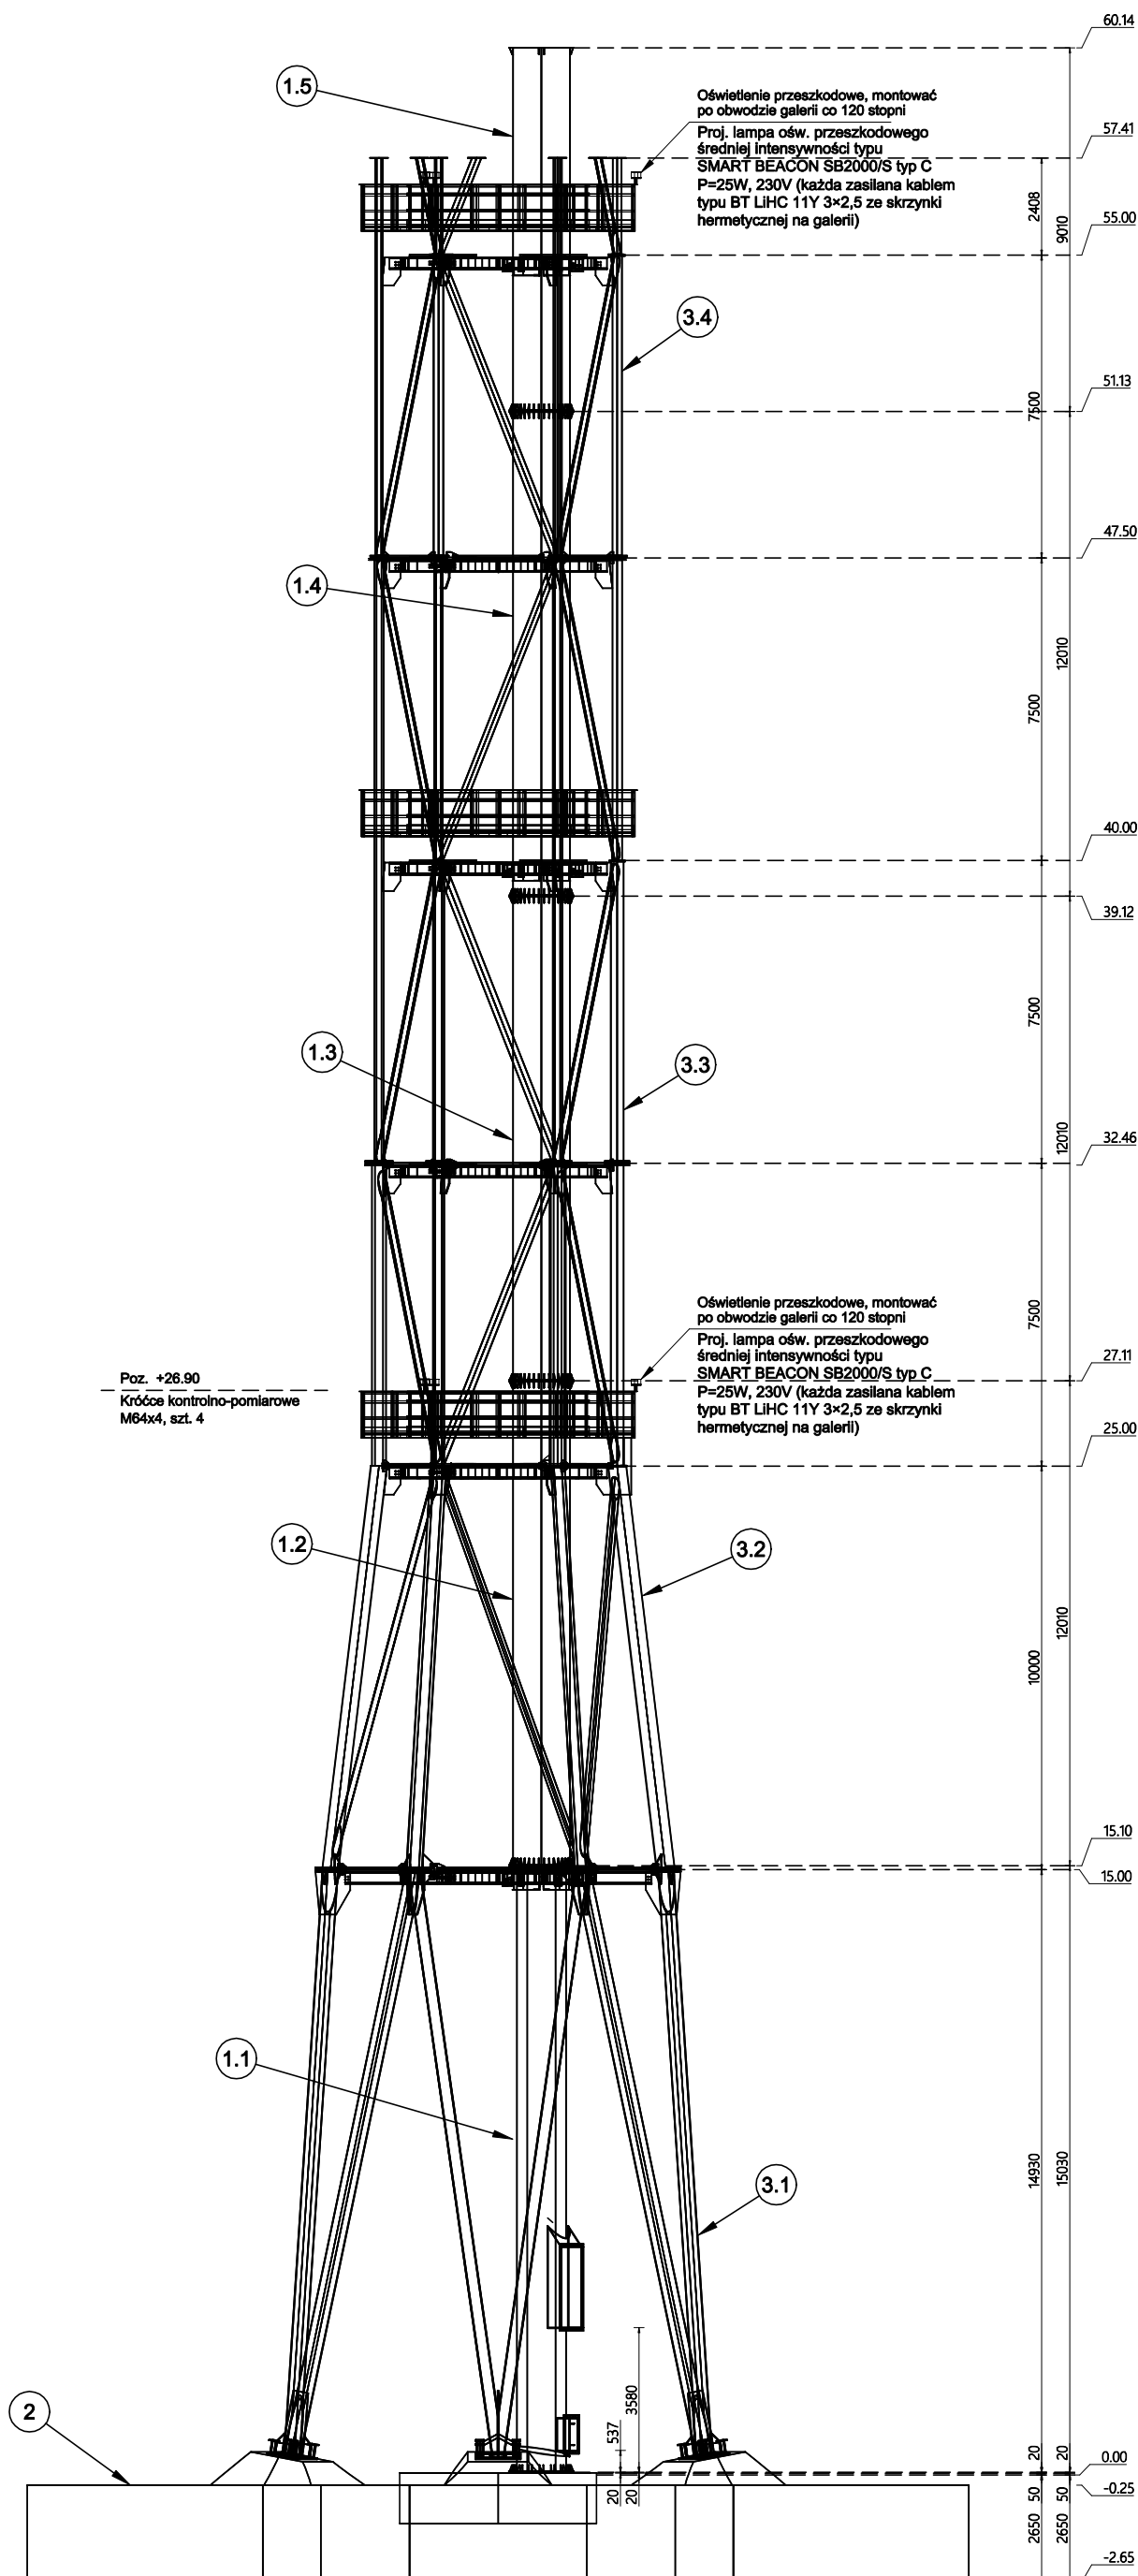

Zestawienie			
Lp.	Komponent	Ilość	Masa, kg
1	Komin	1	23722.10
1.1	Segment S-1	1	6999.18
1.2	Segment S-2	1	4420.21
1.3	Segment S-3	1	4420.21
1.4	Segment S-4	1	4492.31
1.5	Segment S-5	1	3390.19
2	Wieża - fundament	1	
3	Wieża - SP	1	
3.1	Segment SW-1	1	
3.2	Segment SW-2	1	
3.3	Segment SW-3	1	
3.4	Segment SW-4 SP	1	

EVEREST SPÓŁKA Z O.O. 85-110 Bydgoszcz, ul. Dworcowa 10			
Projektował: Inż. Roman Kwiatkiewicz nr. p.j. 8899-18-7510/9/12 spec. Instalacje elektryczne z zaliczka kwalifikacji elektrycznych	Podpis:	Investor: CELSIUM DOM SP. Z O.O. ul. 11 Listopada 7 26-110 Skarżysko-Kamienna	
Sprawdził: Inż. Jarosław Staniak nr. p.j. 01-8-720/8/77 spec. Instalacje elektryczne z zaliczka kwalifikacji elektrycznych	Podpis:	Obiekt: Komin stalowy: H=60m, D=1420mm Starachowice, ul. Bugaj 45	
Oprowadził:	Podpis:	Tytuł rys.: Rysunek ogólny - lokalizacja lamp przeszkodowych na kominie	
Nr. projektu: 2022-P-01/04	Data: 04.2022.	Zmiana: 00	Nr. rys.: E-03
Wymiary rys.: 594x420	Skala: 1:150		

UKŁAD SIECI TN-C-S
Ochrona od porażenia
Samoczynne wyłączenie zasilania
/ wyłącznik różnicowo-prądowe